


LEYENDA GAS NATURAL	
	LLAVE DE TOMA
	LLAVE DE CORTE
	MONTANTE GAS
	RED DE GAS
	LLAVE DE PASO
	CONEXION APARATO
	CALENTADOR INSTANTANEO A GAS
	CENTRALIZACION DE CONTADORES GAS
	CONTADOR INDIVIDUAL



Proyecto de Edificación		ESCALA 1/50
SITUACIÓN c/ Gregorio Mayans		Nº PLANO L.1
MÓDULO PROYECTO DE EDIFICACIÓN		2º DAPC
C.I.P.F.P. VICENTE BLASCO IBÁÑEZ		
ALUMNO	Espejo González, Alfredo Jesús	
Inst. Gas e Incendio 2º Sotano		
FECHA	Marzo-2012	

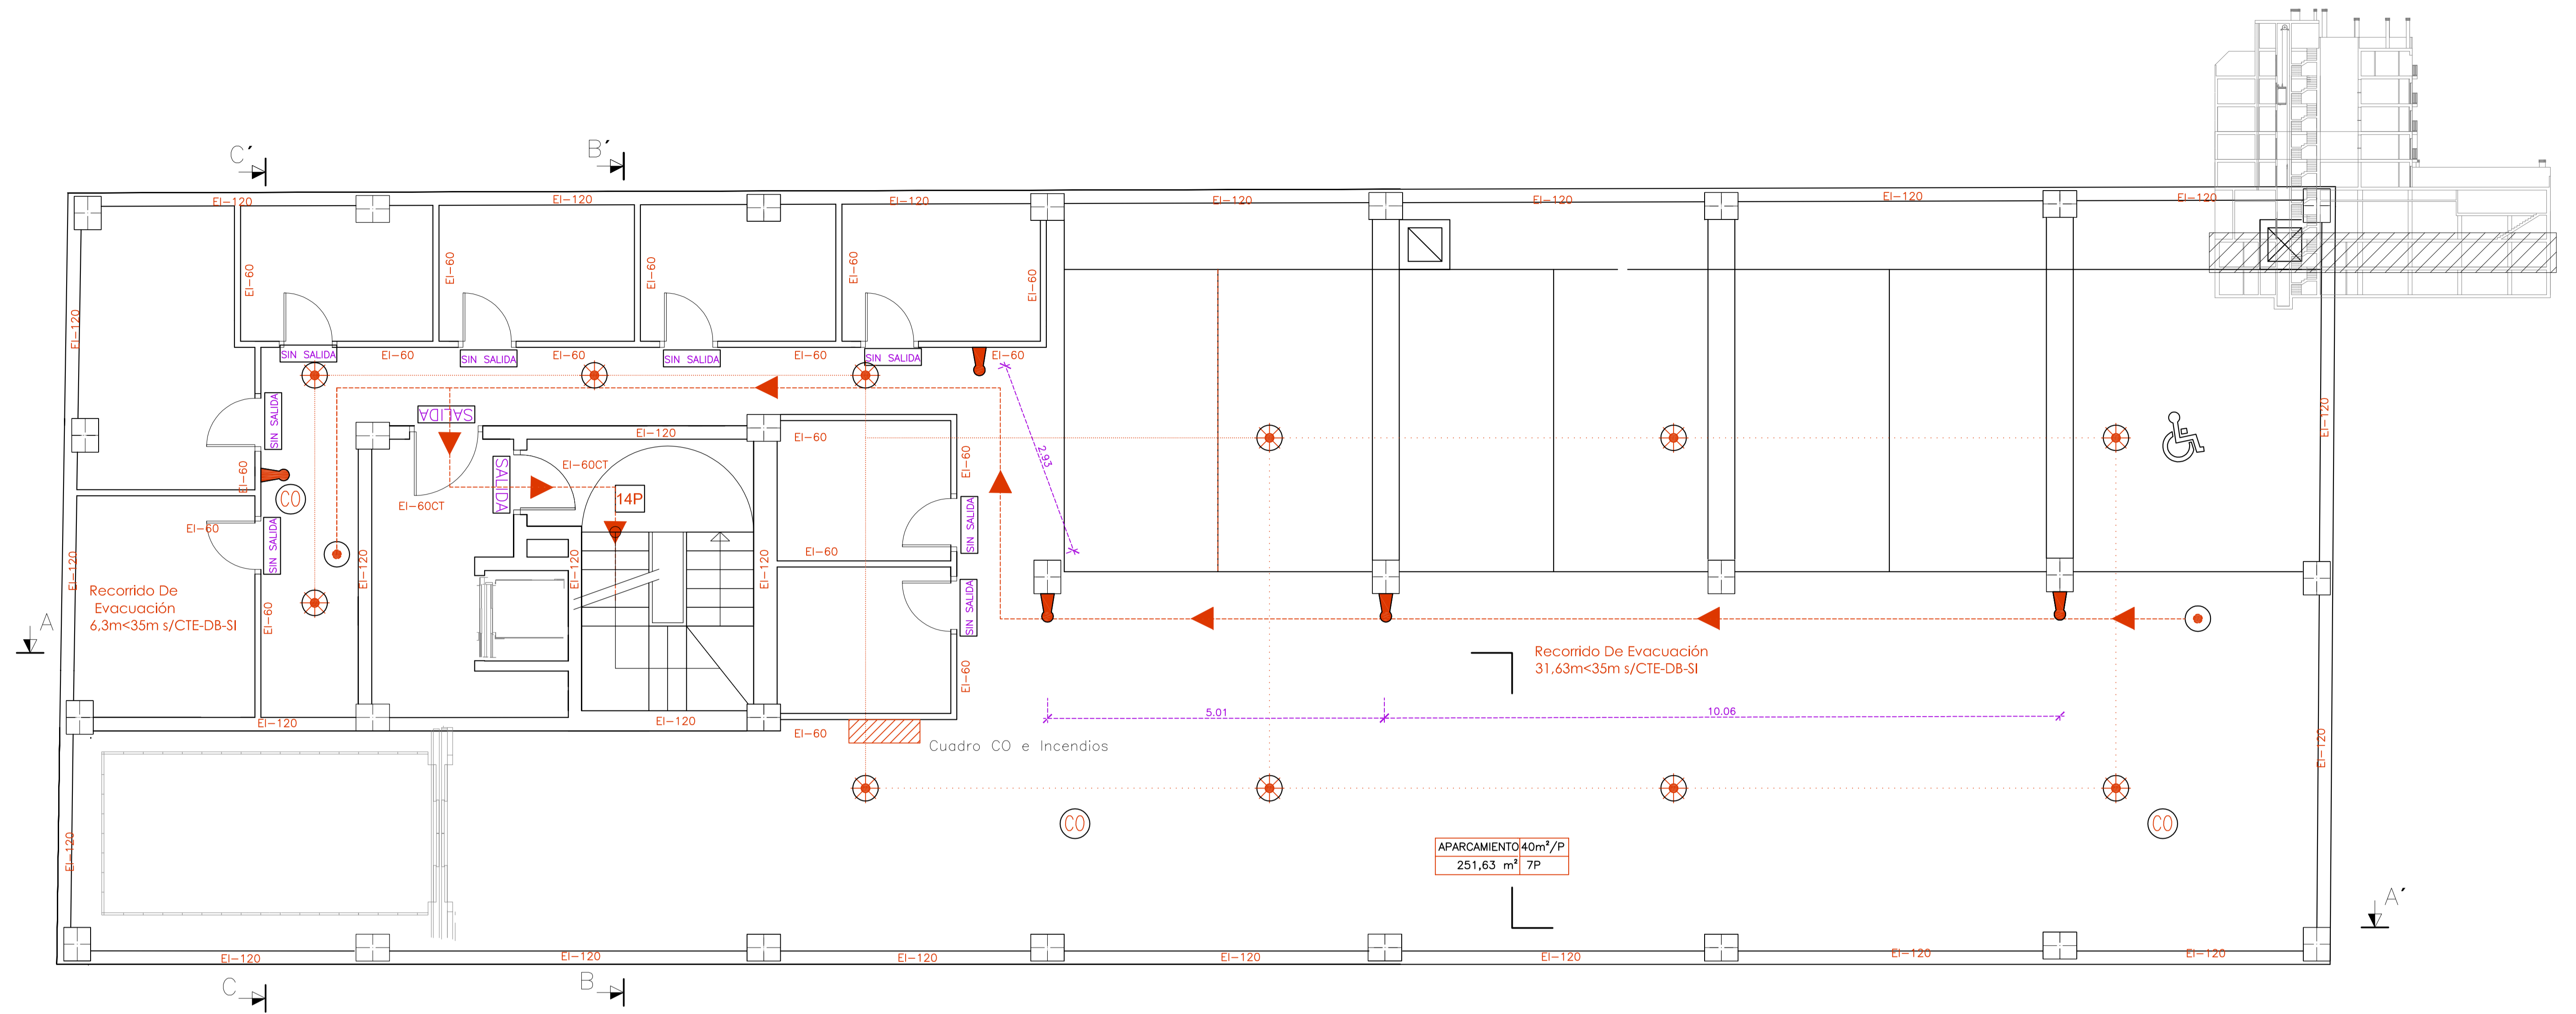

LEYENDA DB-SI	
	USO, OCUPACION USO, SUPERFICIE UTIL Y OCUPACION
	ORIGEN DE EVACUACION
	RECORRIDO EVACUACION
	SALIDA DEL EDIFICIO
	OCUPACION EN EL TRAMO
	DETECTOR TERMOVELOCIMETRICO
	EXTINTOR POLVO SECO 6 kg. EFICACIA 21A-113B
	SEÑALITICA
	DETECTOR CO

LEYENDA GAS NATURAL	
	LLAVE DE TOMA
	LLAVE DE CORTE
	MONTANTE GAS
	RED DE GAS
	LLAVE DE PASO
	CONEXION APARATO
	CALENTADOR INSTANTANEO A GAS
	CENTRALIZACION DE CONTADORES GAS
	CONTADOR INDIVIDUAL



Proyecto de Edificación		ESCALA 1/50
SITUACIÓN	c/ Gregorio Mayans	Nº PLANO L.2
MODULO	PROYECTO DE EDIFICACIÓN	2º DAPC
C.I.P.F.P. VICENTE BLASCO IBÁÑEZ		
ALUMNO	Espejo González, Alfredo Jesús	
Inst. Gas e Incendio 1º Sotano		
FECHA	Marzo-2012	

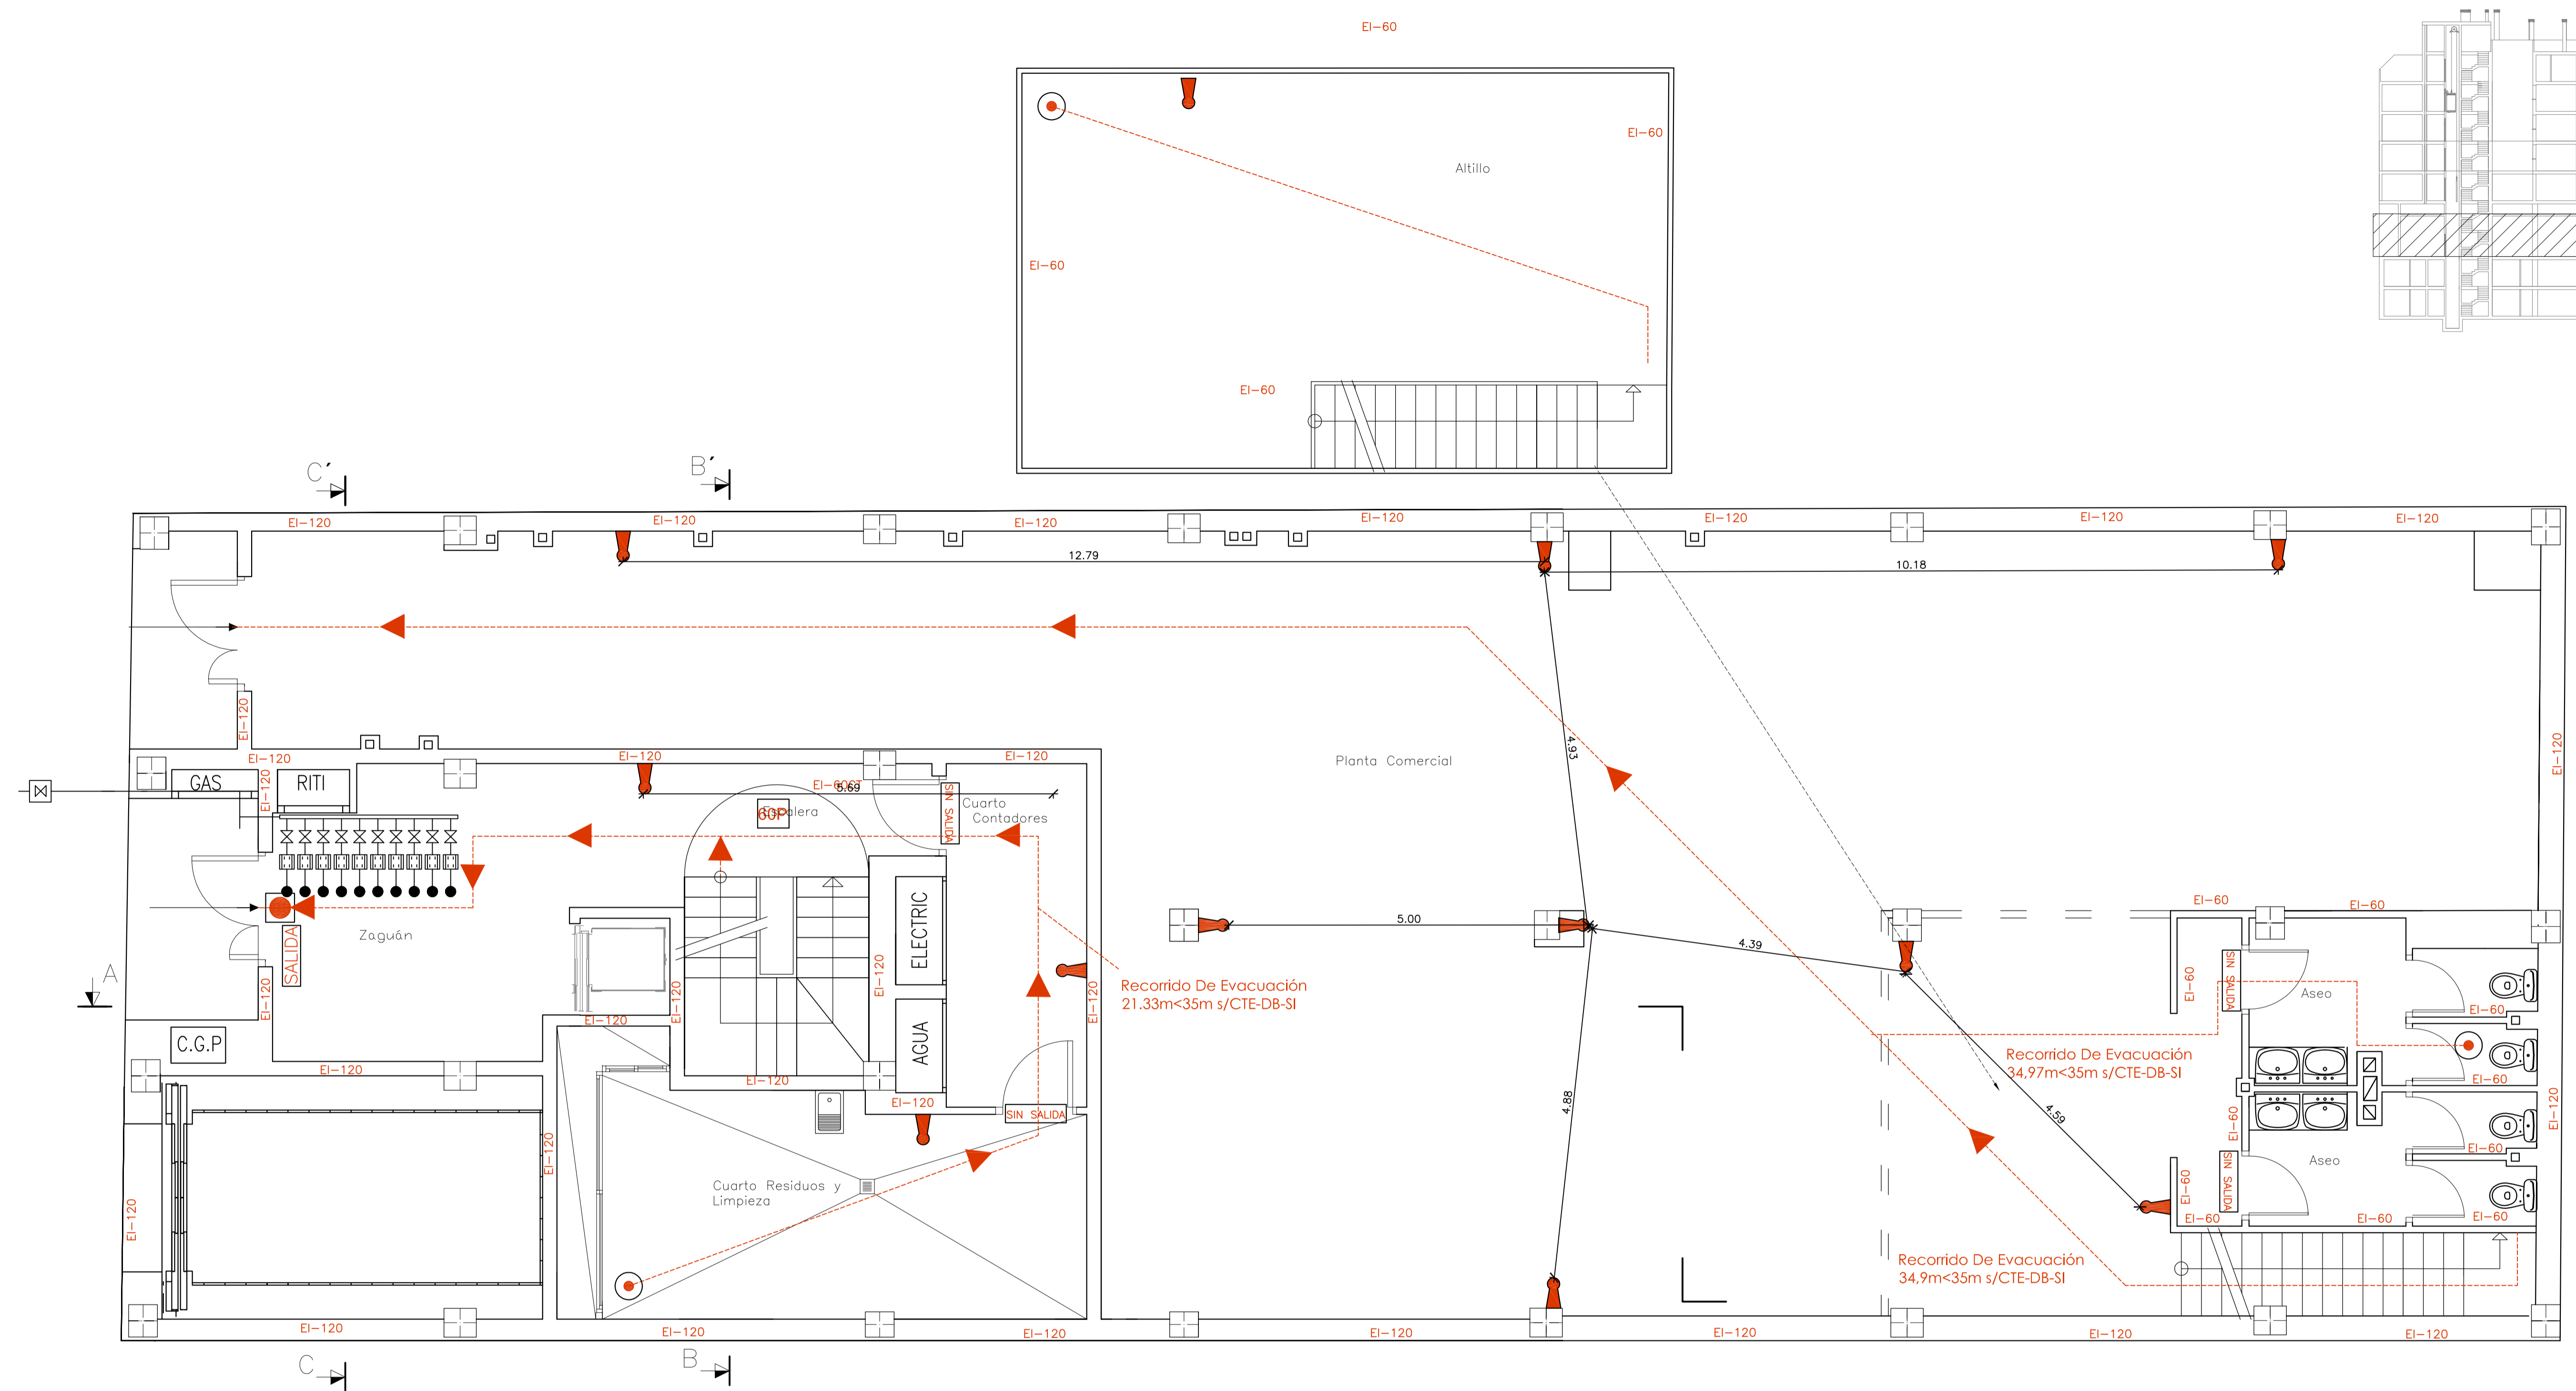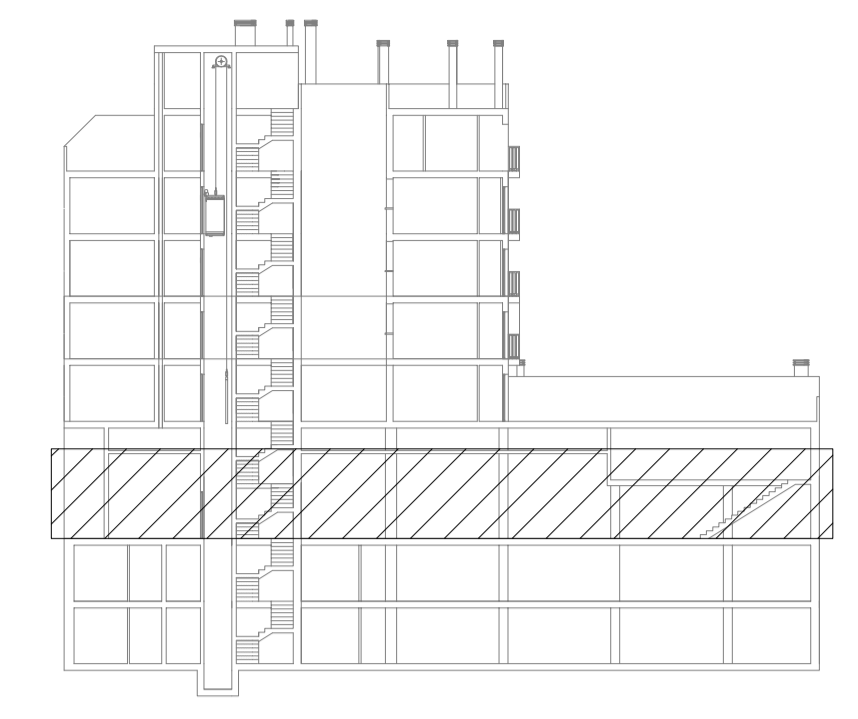

LEYENDA DB-SI	
	USO, OCUPACION USO SUPERFICIE UTIL Y OCUPACION
	ORIGEN DE EVACUACION
	RECORRIDO EVACUACION
	SALIDA DEL EDIFICIO
	OCUPACION EN EL TRAMO
	DETECTOR TERMOVELOCIMETRICO
	EXTINTOR POLVO SECO 6 kg. EFICACIA 21A-113B
	SEÑALITICA
	DETECTOR CO

LEYENDA GAS NATURAL	
	LLAVE DE TOMA
	LLAVE DE CORTE
	MONTANTE GAS
	RED DE GAS
	LLAVE DE PASO
	CONEXION APARATO
	CALENTADOR INSTANTANEO A GAS
	CENTRALIZACION DE CONTADORES GAS
	CONTADOR INDIVIDUAL


Proyecto de Edificación		ESCALA 1/50
SITUACION	c/ Gregorio Mayans	Nº PLANO L.3
MODULO	PROYECTO DE EDIFICACION	2º DAPC
C.I.P.F.P. VICENTE BLASCO IBÁÑEZ		
ALUMNO	Espejo González, Alfredo Jesús	
Inst. Gas e Incendio Planta Baja		
FECHA	Marzo-2012	

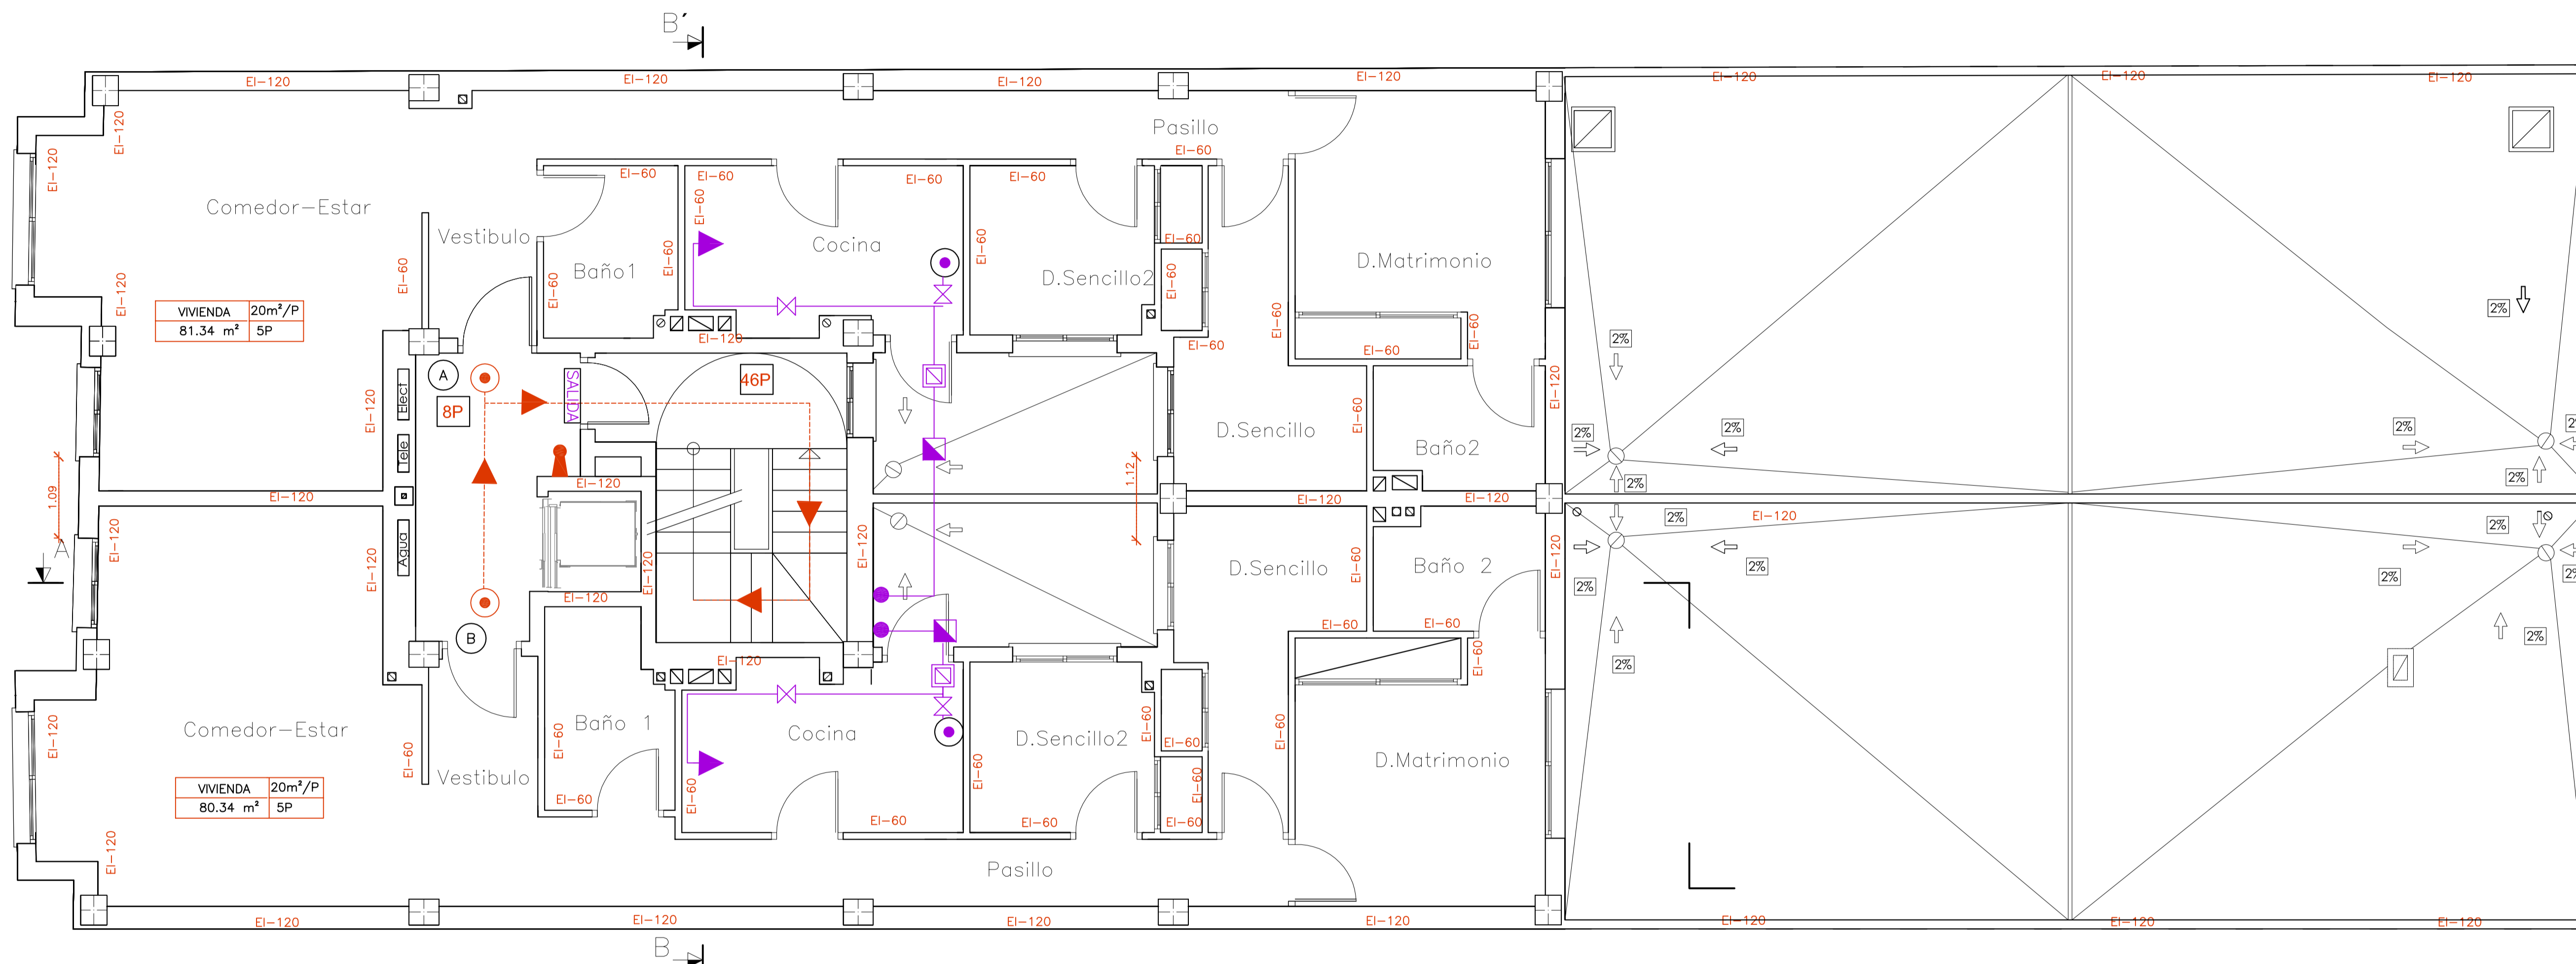
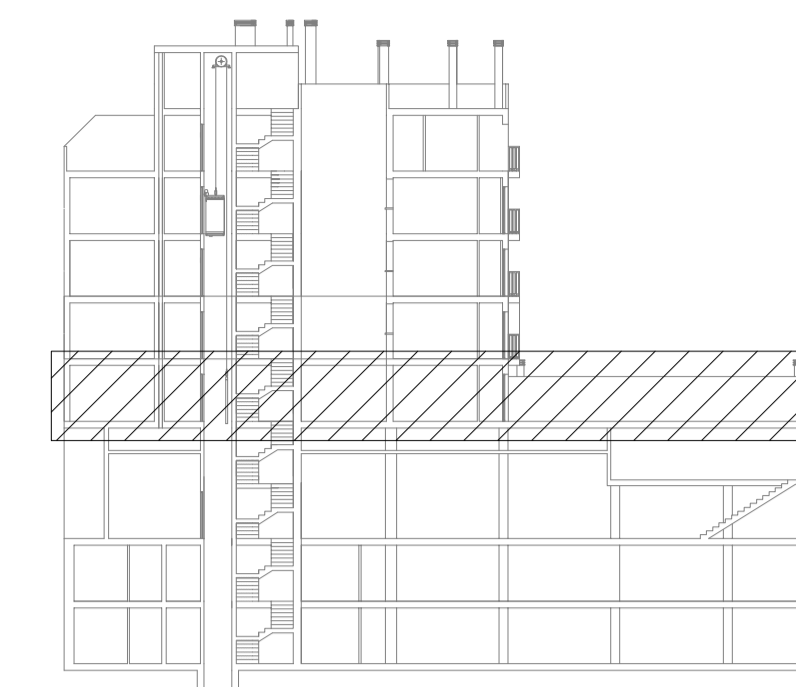


LEYENDA DB-SI	
	USO, OCUPACION USO, SUPERFICIE UTIL Y OCUPACION
	ORIGEN DE EVACUACION
	RECORRIDO EVACUACION
	SALIDA DEL EDIFICIO
	OCUPACION EN EL TRAMO
	DETECTOR TERMOVELOCIMETRICO
	EXTINTOR POLVO SECO 6 kg. EFICACIA 21A-113B
	SEÑALITICA
	DETECTOR CO

LEYENDA GAS NATURAL	
	LLAVE DE TOMA
	LLAVE DE CORTE
	MONTANTE GAS
	RED DE GAS
	LLAVE DE PASO
	CONEXION APARATO
	CALENTADOR INSTANTANEO A GAS
	CENTRALIZACION DE CONTADORES GAS
	CONTADOR INDIVIDUAL

Proyecto de Edificación		ESCALA 1/50
SITUACIÓN c/ Gregorio Mayans		Nº PLANO L.4
MÓDULO PROYECTO DE EDIFICACIÓN		2º DAPC
C.I.P.F.P. VICENTE BLASCO IBÁÑEZ		
ALUMNO	Espejo González, Alfredo Jesús	
Inst. Gas e Incendio Primera Planta		
FECHA	Marzo-2012	

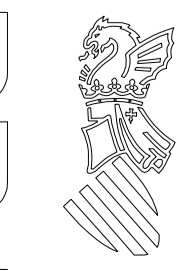

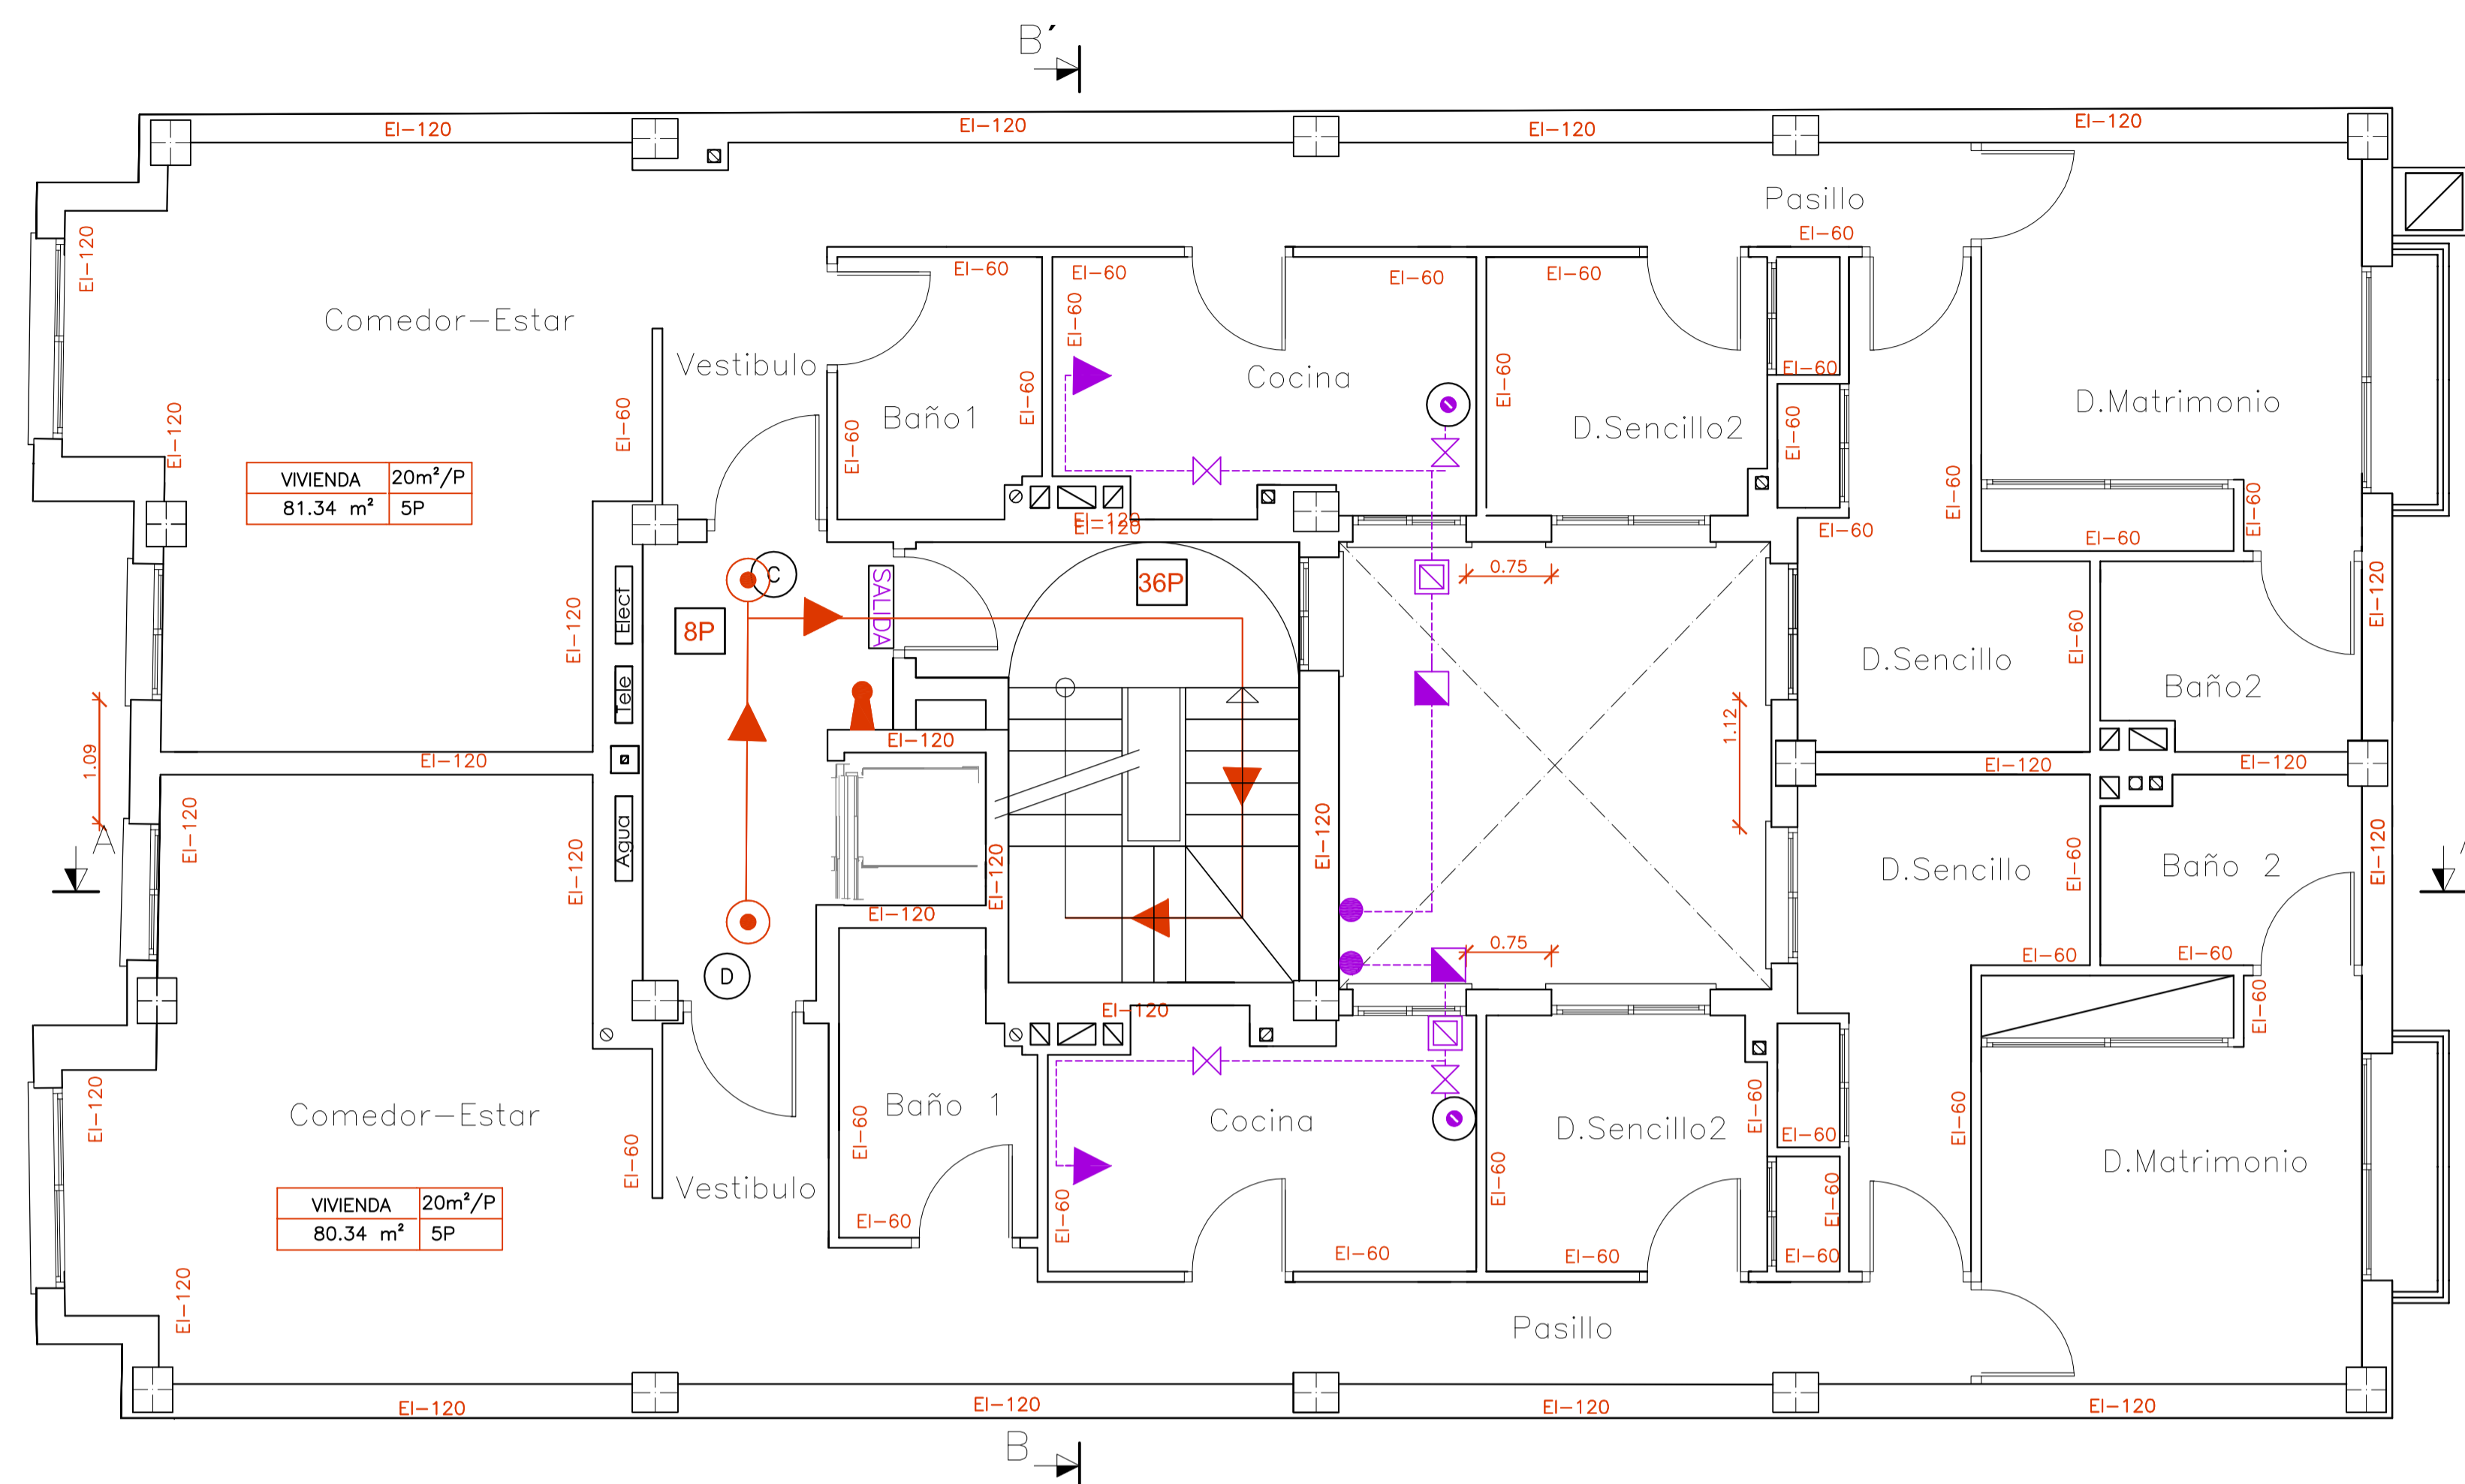
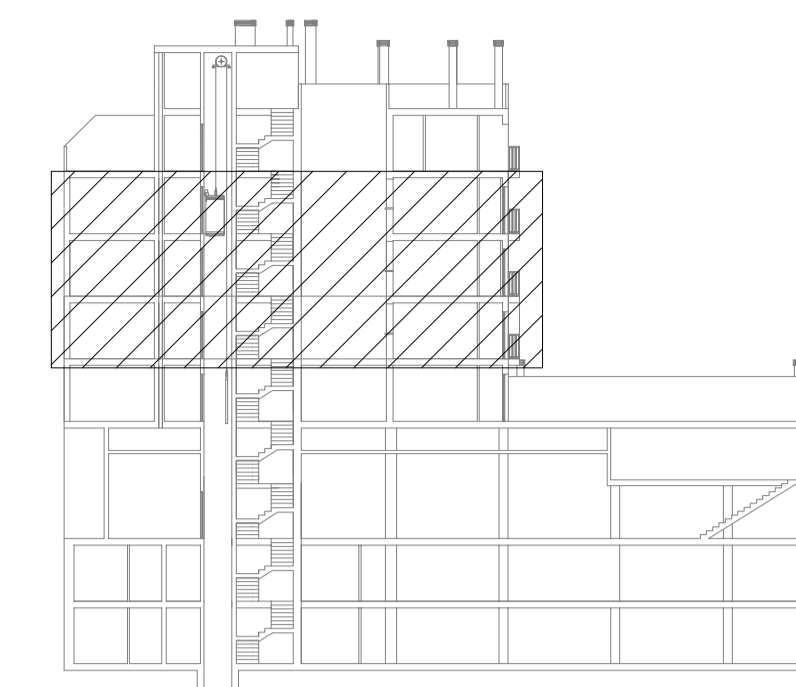


LEYENDA DB-SI	
	USO, OCUPACION USO SUPERFICIE UTIL Y OCUPACION
	ORIGEN DE EVACUACION
	RECORRIDO EVACUACION
	SALIDA DEL EDIFICIO
	OCUPACION EN EL TRAMO
	DETECTOR TERMOVELOCIMETRICO
	EXTINTOR POLVO SECO 6 kg. EFICACIA 21A-113B
	SEÑALITICA
	DETECTOR CO

LEYENDA GAS NATURAL	
	LLAVE DE TOMA
	LLAVE DE CORTE
	MONTANTE GAS
	RED DE GAS
	LLAVE DE PASO
	CONEXION APARATO
	CALENTADOR INSTANTANEO A GAS
	CENTRALIZACION DE CONTADORES GAS
	CONTADOR INDIVIDUAL

Proyecto de Edificación		ESCALA 1/50
SITUACIÓN	c/ Gregorio Mayans	Nº PLANO L.5
MODULO	PROYECTO DE EDIFICACIÓN	2º DAPC
C.I.P.F.P. VICENTE BLASCO IBÁÑEZ		
ALUMNO	Espejo González, Alfredo Jesús	
Inst. Gas e Incendio Planta Tipo		
FECHA	Marzo-2012	



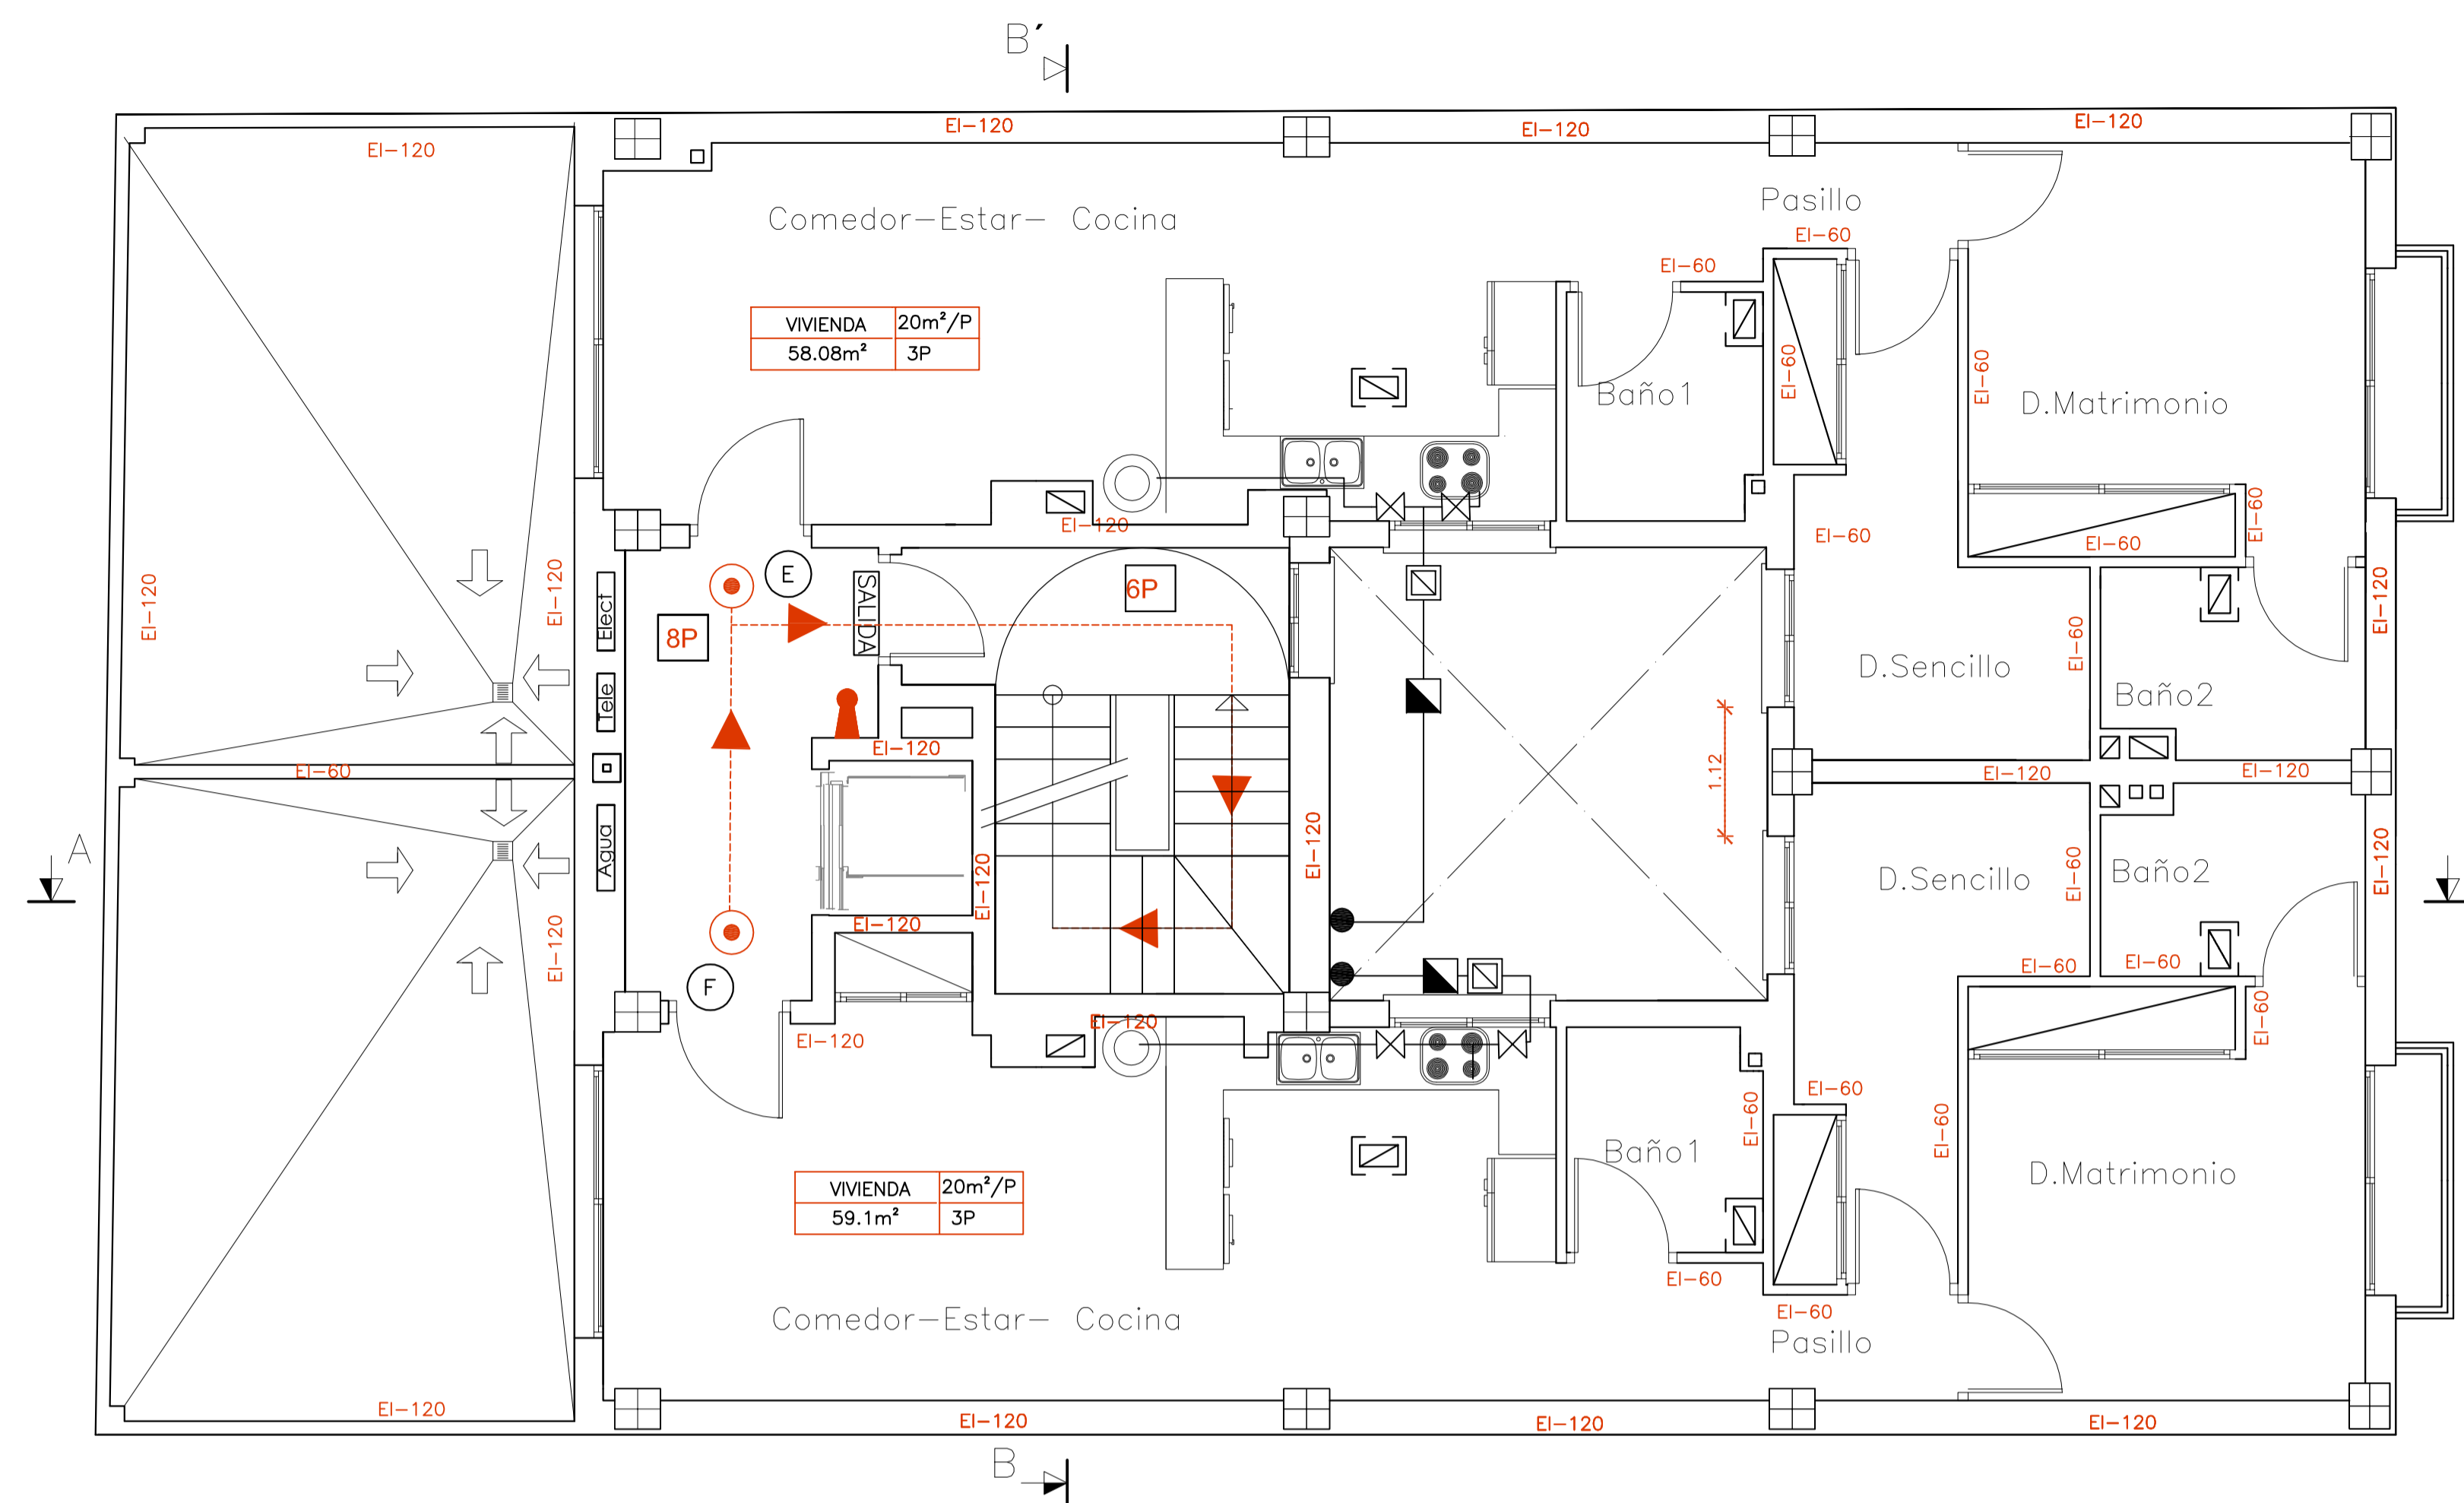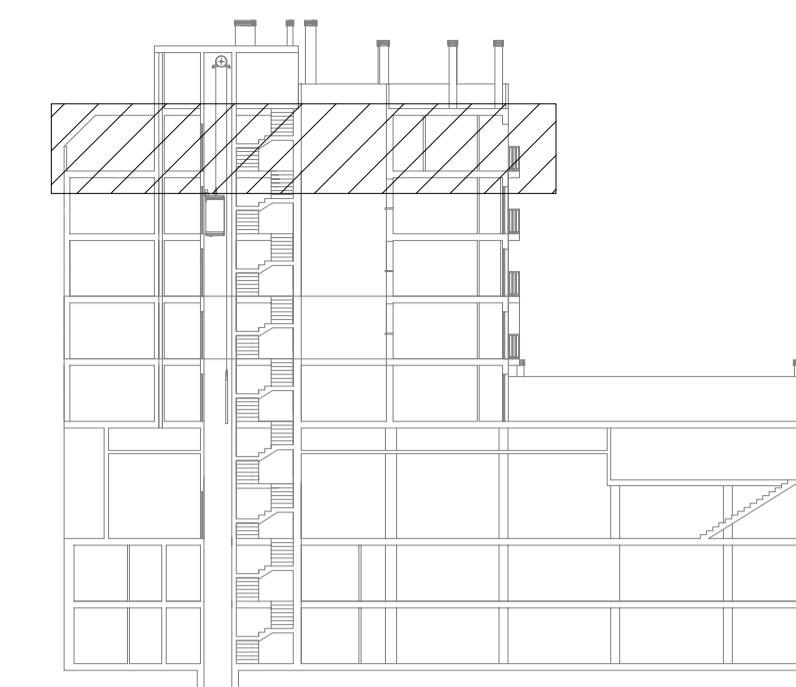

LEYENDA DB-SI	
	USO, OCUPACION USO SUPERFICIE UTIL Y OCUPACION
	ORIGEN DE EVACUACION
	RECORRIDO EVACUACION
	SALIDA DEL EDIFICIO
	OCUPACION EN EL TRAMO
	DETECTOR TERMOVELOCIMETRICO
	EXTINTOR POLVO SECO 6 kg. EFICACIA 21A-113B
	SEÑALITICA
	DETECTOR CO

LEYENDA GAS NATURAL	
	LLAVE DE TOMA
	LLAVE DE CORTE
	MONTANTE GAS
	RED DE GAS
	LLAVE DE PASO
	CONEXION APARATO
	CALENTADOR INSTANTANEO A GAS
	CENTRALIZACION DE CONTADORES GAS
	CONTADOR INDIVIDUAL

Proyecto de Edificación		ESCALA 1/50
SITUACIÓN	c/ Gregorio Mayans	Nº PLANO L.6
MODULO	PROYECTO DE EDIFICACIÓN	2º DAPC
C.I.P.F.P. VICENTE BLASCO IBÁÑEZ		
ALUMNO	Espejo González, Alfredo Jesús	
Inst. Gas e Incendio Planta Ático		
FECHA	Marzo-2012	

